



Pianta Palcoscenico a quota +1150

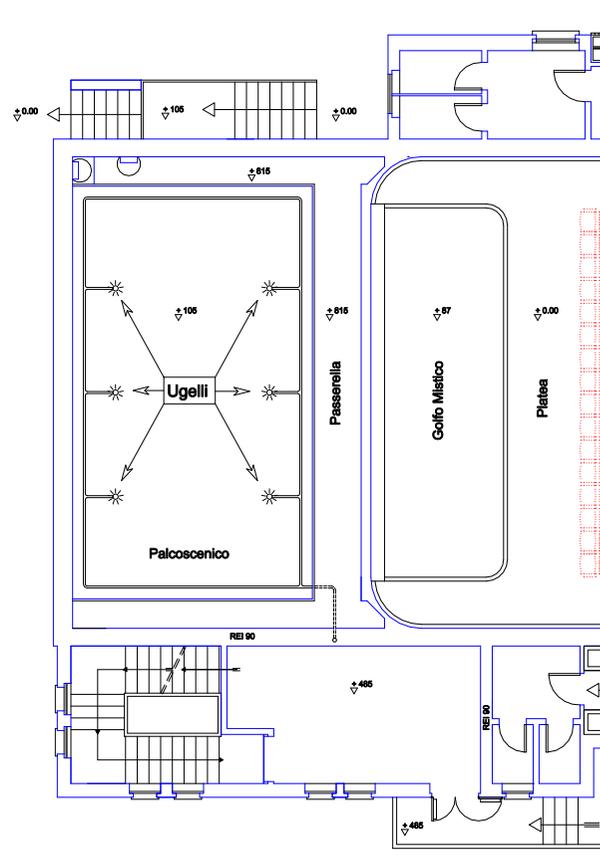

Pianta Palcoscenico a quota +200

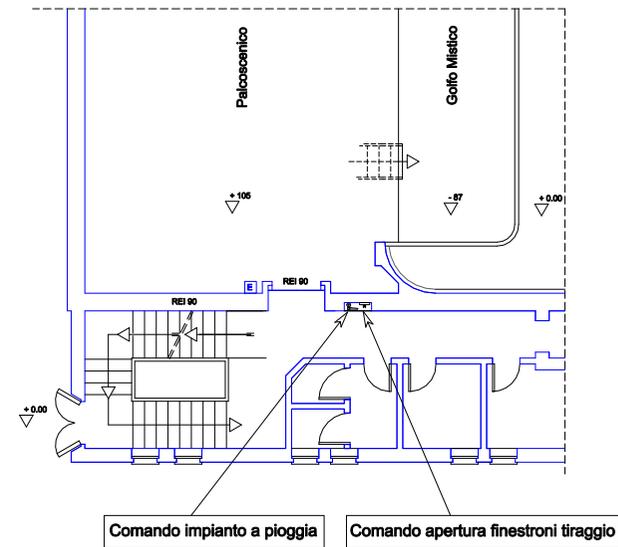

Dott. Ing. Diego Cremaschini - Via Moretto, 34 - Brescia - tel. 030.292240	
Comune di Lumezzane Provincia di Brescia	
Teatro Comunale ODEON Via Marconi	
Ristrutturazione ed adeguamento alle vigenti normative di sicurezza ed antincendio	
Collaborazione Dott. Ing. Mario Fasciolo - Via Lazio 10/a - Brescia	
Impianto a pioggia sul Palcoscenico	marzo 1998
<b>Tav. 6</b>	
Scala 1: 100	

