



Planta livello seminterrato

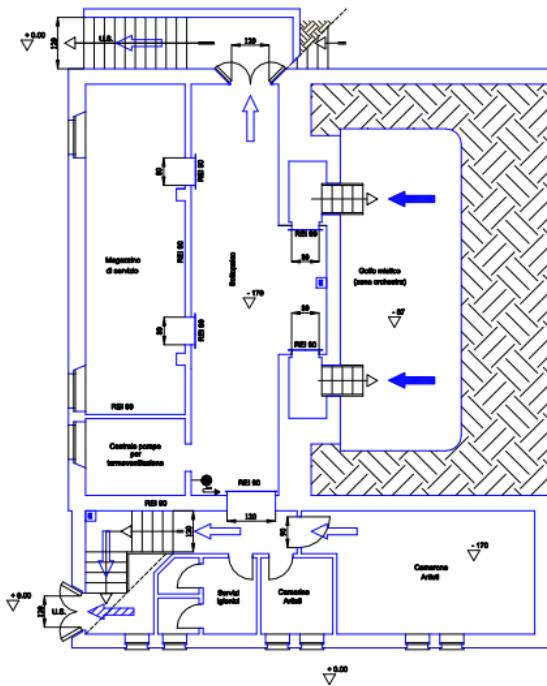

Planta livello Platea

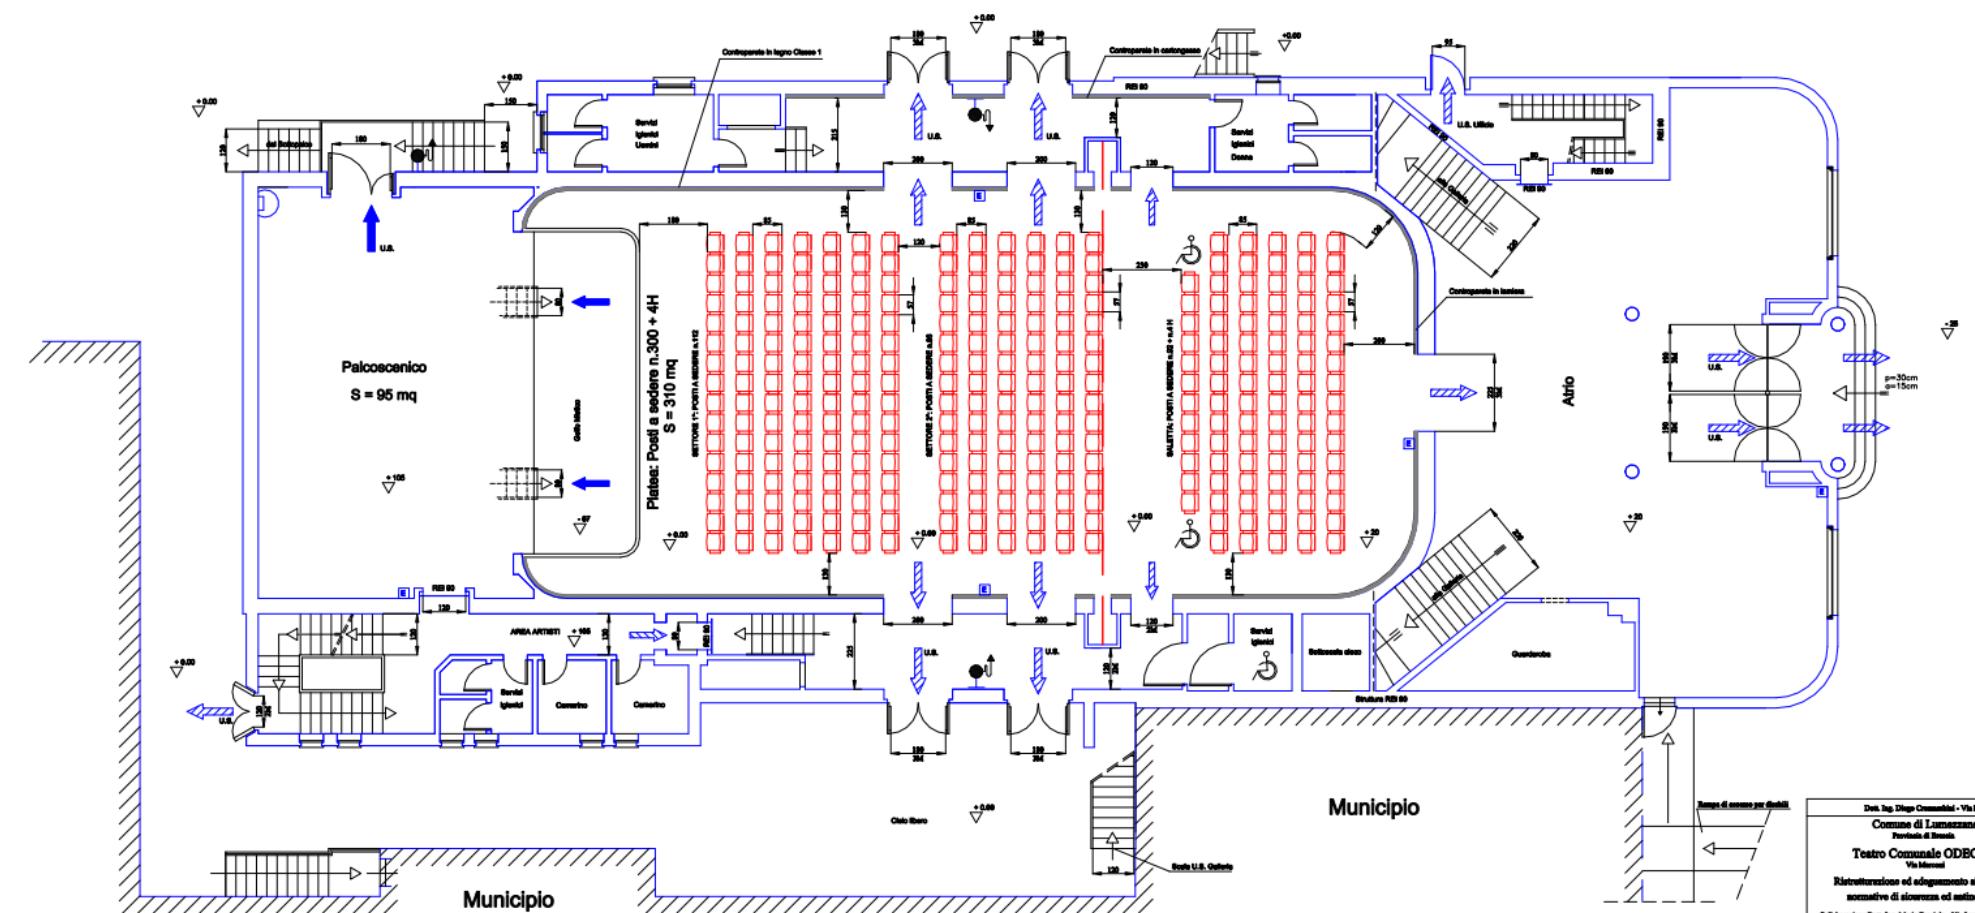

Municipio

Dot. Ing. Diego Cossentini - Via Mazzoni, 34 - Bassano - tel. 095.20240
Comune di Lumezzane
Provincia di Bassano
Teatro Comunale ODBON
Via Mazzoni
Ristrutturazione ed adeguamento alle vigenti normative di sicurezza ed antincendio
Collaboratori Dot. Ing. Mario Pescia - Via Lazio 99a - Bassano
Tav. 2
Scala 1: 50

Planta Platea
e Sottopalco
marzo 1998
Tav. 2
Scala 1: 50

