




Prospetto laterale

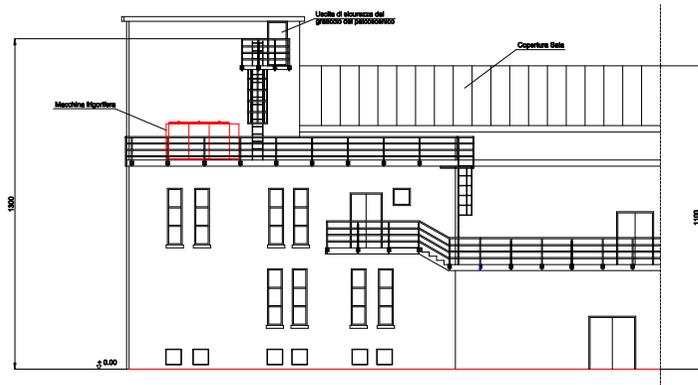


Pianta a quota + 1200

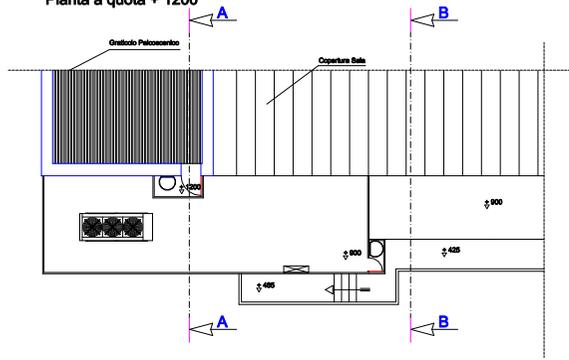

Sezione A-A

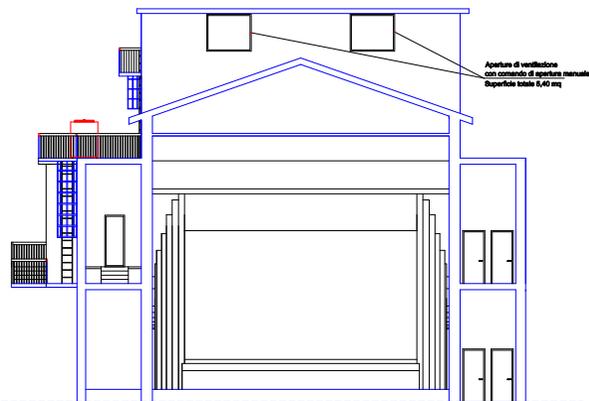

Sezione B-B

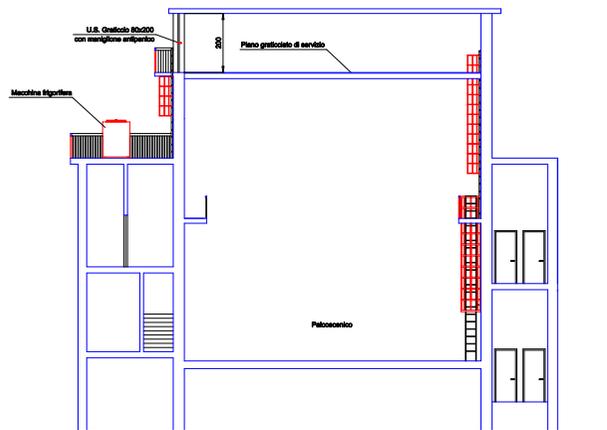

| | |
|---|------------|
| Dott. Ing. Diego Cremaschini - Via Moretto, 34 - Brescia - tel. 030.292240 | |
| Comune di Lumezzane Provincia di Brescia | |
| Teatro Comunale ODEON Via Marconi | |
| Ristrutturazione ed adeguamento alle vigenti normative di sicurezza ed antincendio | |
| Collaborazione Dott. Ing. Mario Fasciolo - Via Lazio 10/a - Brescia | |
| Scale antincendio dal graticcio del Palcoscenico | marzo 1998 |
| Tav. 5 | |
| Scala 1: 100 | |

